



- Ⓧ ドアホン   ○ 壁掛ブラケットライト   ⊙ ダウンライト   ⊕ シーリングライト   ● スイッチ   ⊕ WP 防水コンセント   ◁ スポットライト
- ⊕ 換気扇   ① インターホン   ◆R エコキュートリモコン   ⊕ コンセント   ● 3路スイッチ   ⊕ テレビコンセント   ① 電話コンセント

\*1 天井換気扇(1F脱衣室・2Fホール) 埋込寸法180mm角 三菱電機VD-10ZLC12

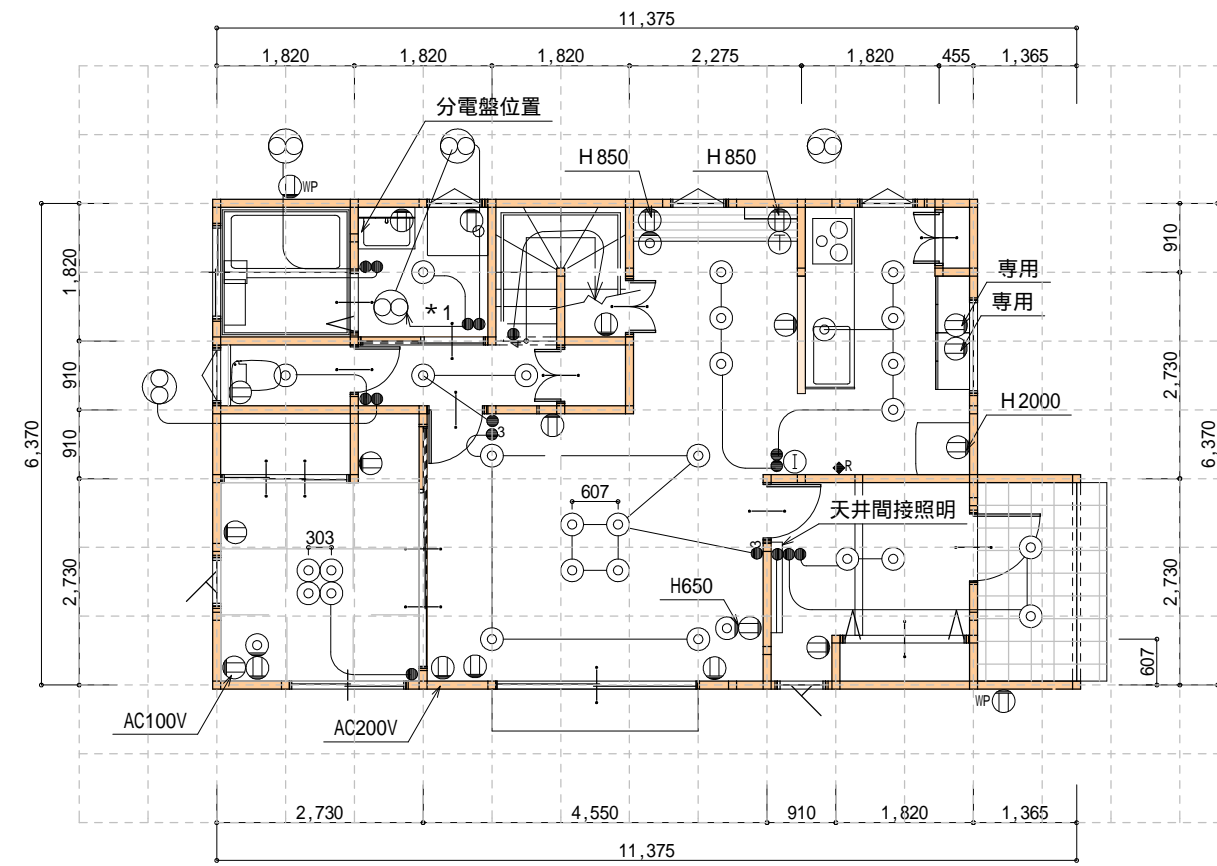

1階 電灯コンセント図 S:1/100

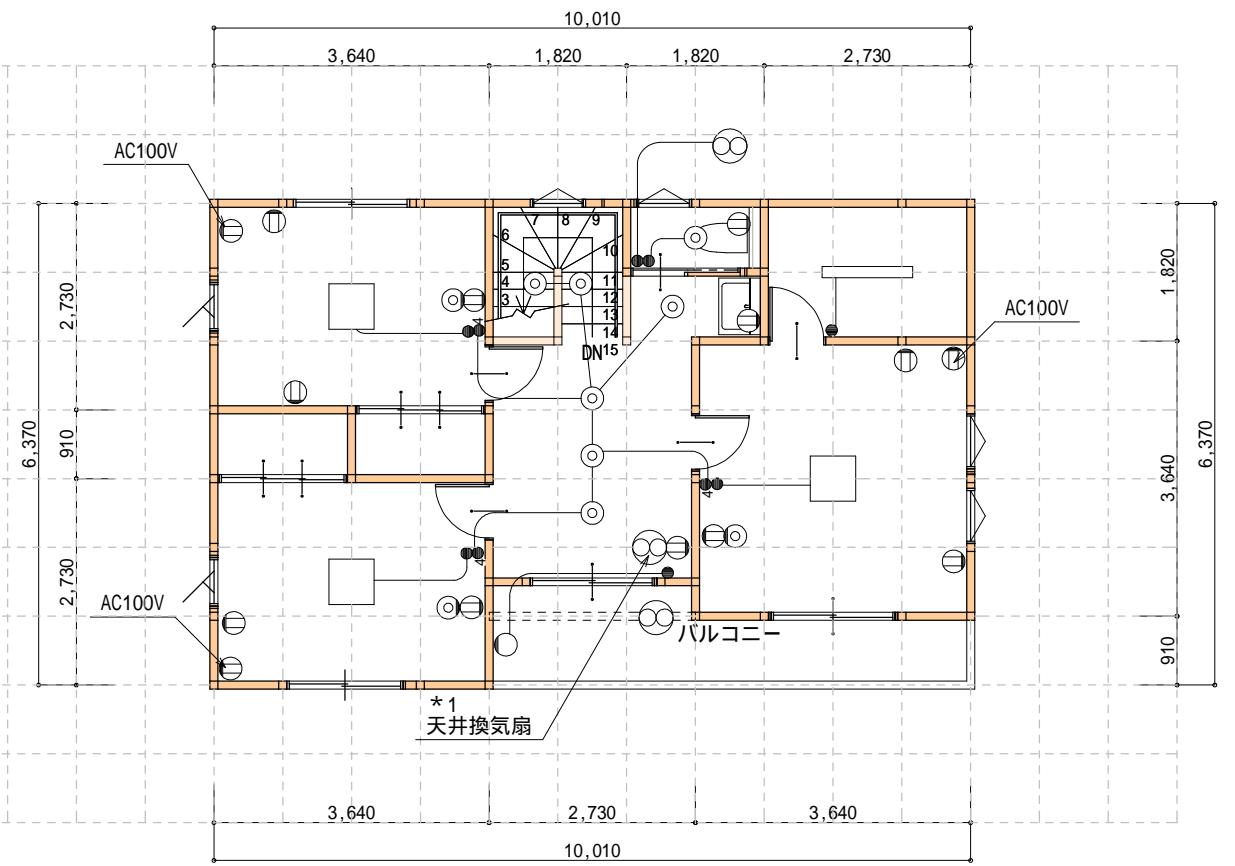

2階 電灯コンセント図 S:1/100

工事名 甲斐市竜王建売新築工事 備考	株式会社ヒガシ 山梨県南アルプス市下高砂332-8 <small>TEL 055-280-5133 FAX 055-280-5135</small>	管理者 日付	設計者 日付	担当者 日付	図面名 1階 電灯コンセント図, 2階 電灯コンセント図 縮尺 1/100	図面 <b>4</b>
-----------------------	----------------------------------------------------------------------------------	-----------	-----------	-----------	---------------------------------------------	----------------