



- ㊦ ドアホン 〇 壁掛ブラケットライト ㊦ ダウンライト ㊦ シーリングライト ● スイッチ ㊦ IP 防水コンセント ㊦ スポットライト
 ㊦ 換気扇 ① インターホン ㊦ エコキュートリモコン ㊦ コンセント ㊦ 3路スイッチ ㊦ テレビコンセント ㊦ 電話コンセント

*1 天井換気扇(1F脱衣室・2Fホ-ル) 埋込寸法180mm角 三菱電機VD-10ZLC12

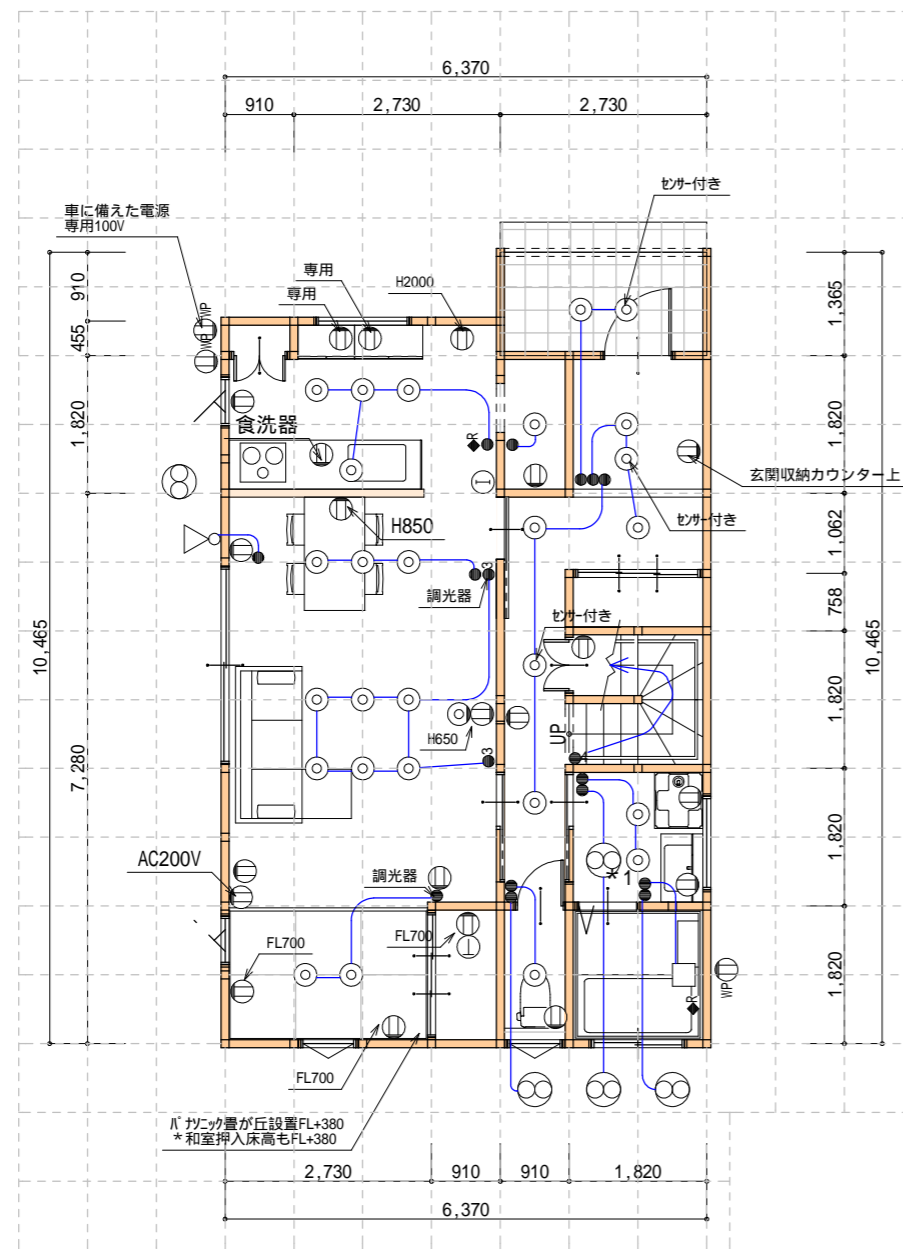

1階 電灯コンセント図 S:1/100

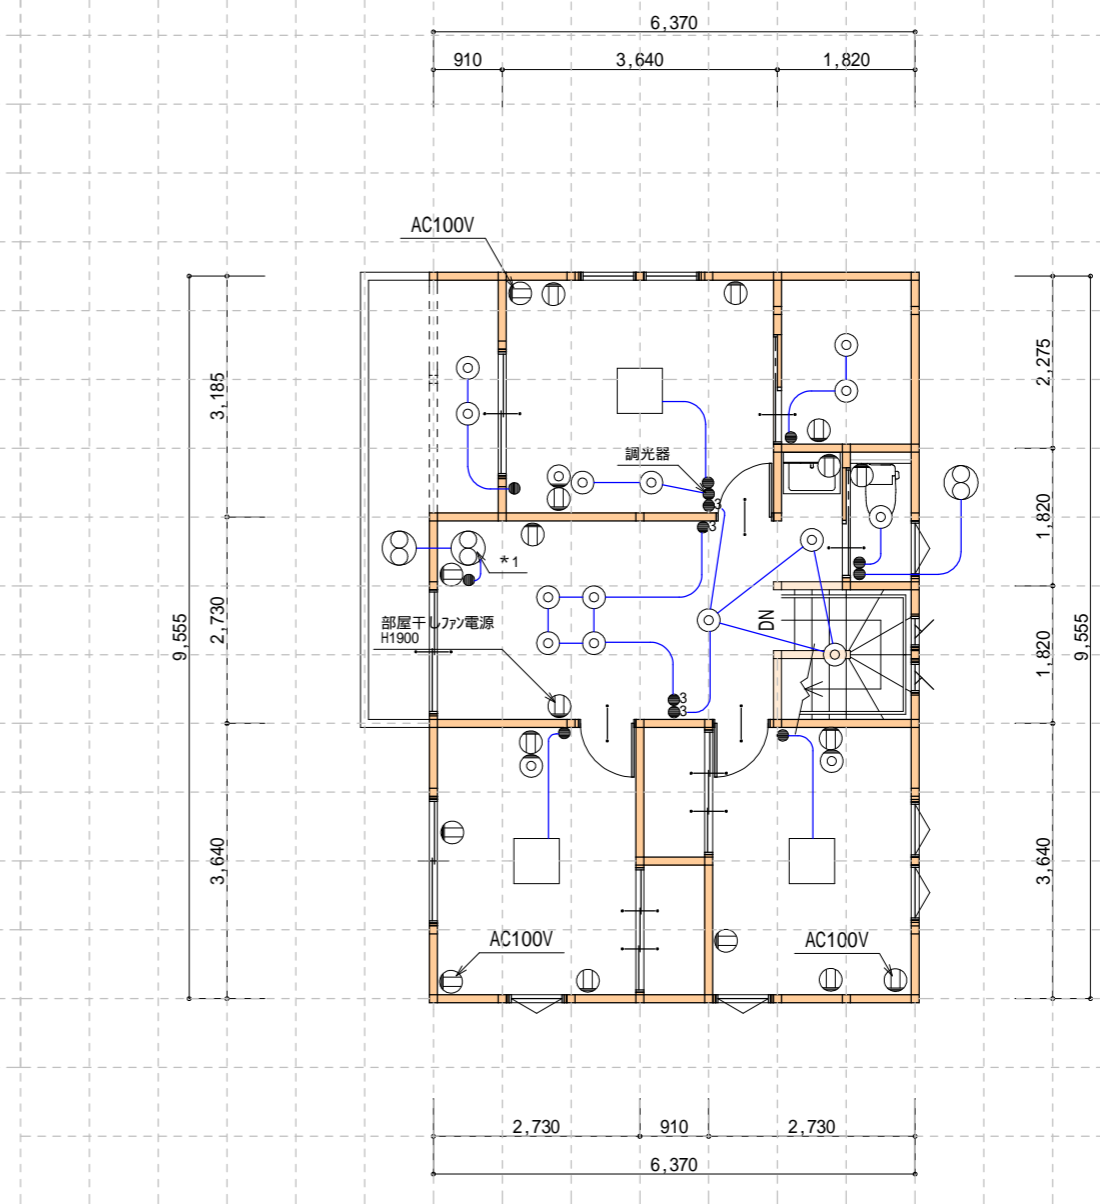

2階 電灯コンセント図 S:1/100

工事名 株式会社ヒガシ昭和町押越建売住宅新築工事



株式会社ヒガシ

山梨県南アルプス市下高砂332-8
TEL 055-280-5133 FAX 055-280-5135

管理者

設計者

担当者

図面名 1階 電灯コンセント図,2階 電灯コンセント図

図面

備考

日付

日付

日付

縮尺 1/100

4